



OFÍCIO 35/2020 – GAB

Garça, 19 de agosto de 2020.

EXCELENTÍSSIMO SENHOR PRESIDENTE

Informamos em resposta ao requerimento nº 563-2020, de autoria do vereador Sr. Antônio Franco dos Santos Bacana:

a) Por se tratar de equipamento produzido de acordo com as necessidades, o SAAE realizará a aquisição de Estação de Tratamento Compacta de Esgotos, bem como seu dimensionamento (realizado pela empresa fabricante no ato da fabricação) que faz parte integrante do objeto;

b) O licenciamento ambiental da ETE compacta será realizado em momento oportuno, assim que o corpo técnico entender da necessidade da implantação da mesma. Haja vista que o empreendimento está devidamente licenciado pela CETESB e, como informado no Ofício nº 26/2020 – GAB, bem como na Licença de Implantação enviada, os tratamentos de esgotamento sanitário serão realizados individualmente pelas empresas que se instalarão no Distrito Empresarial;

c) Segue em anexo o projeto das redes de esgotamento sanitário com a disposição da localização da futura ETE compacta. No entanto, cabe ressaltar que este documento se trata de projeto básico, ou seja, poderão existir alterações entre o projeto básico e o projeto executivo (parte integrante do Contrato nº 25/2019);





d) A concepção do tipo de tratamento será realizada conjuntamente com a empresa a ser contratada, de maneira a se obter a melhor qualidade do efluente tratado.


Respeitosamente,

Ulysses Bottino Peres
DIRETOR EXECUTIVO

A Sua Excelência o Senhor
WAGNER LUIZ FERREIRA
Câmara Municipal
17400-000 Garça-SP

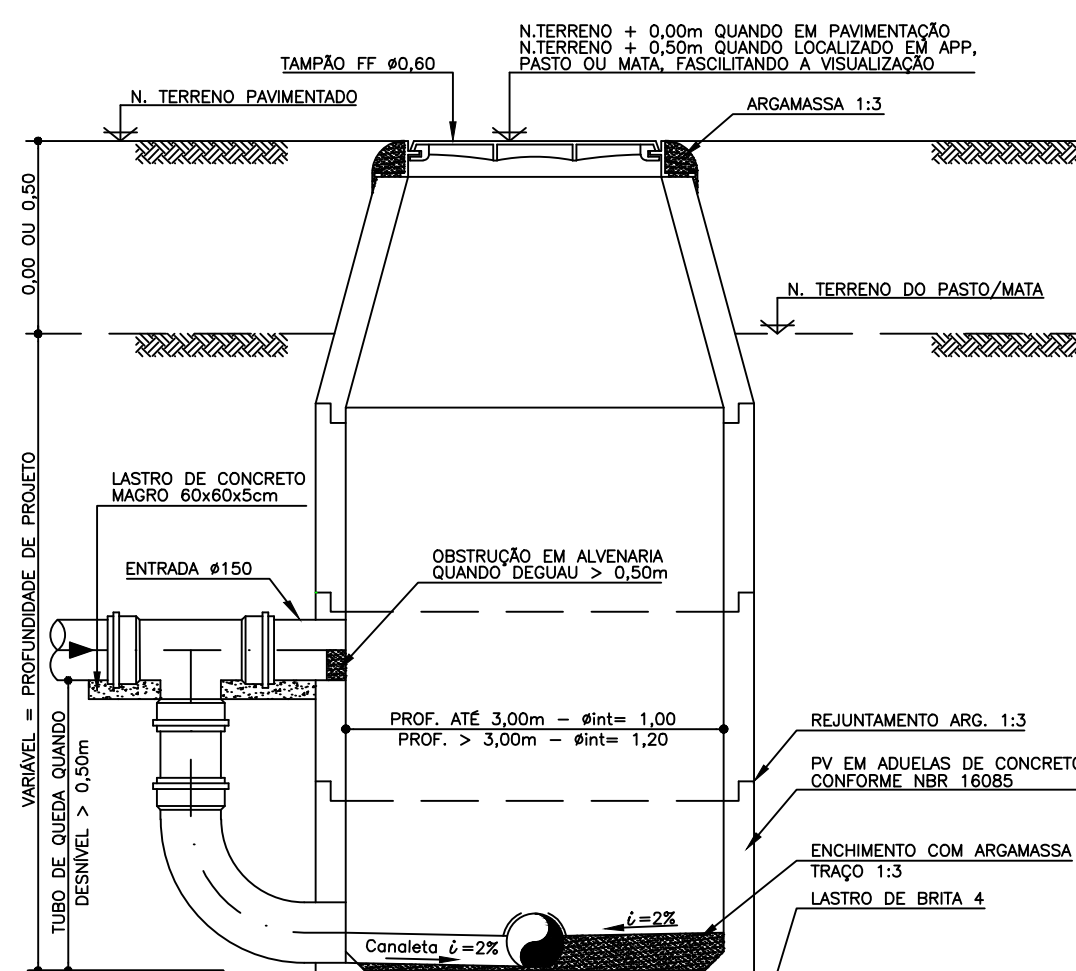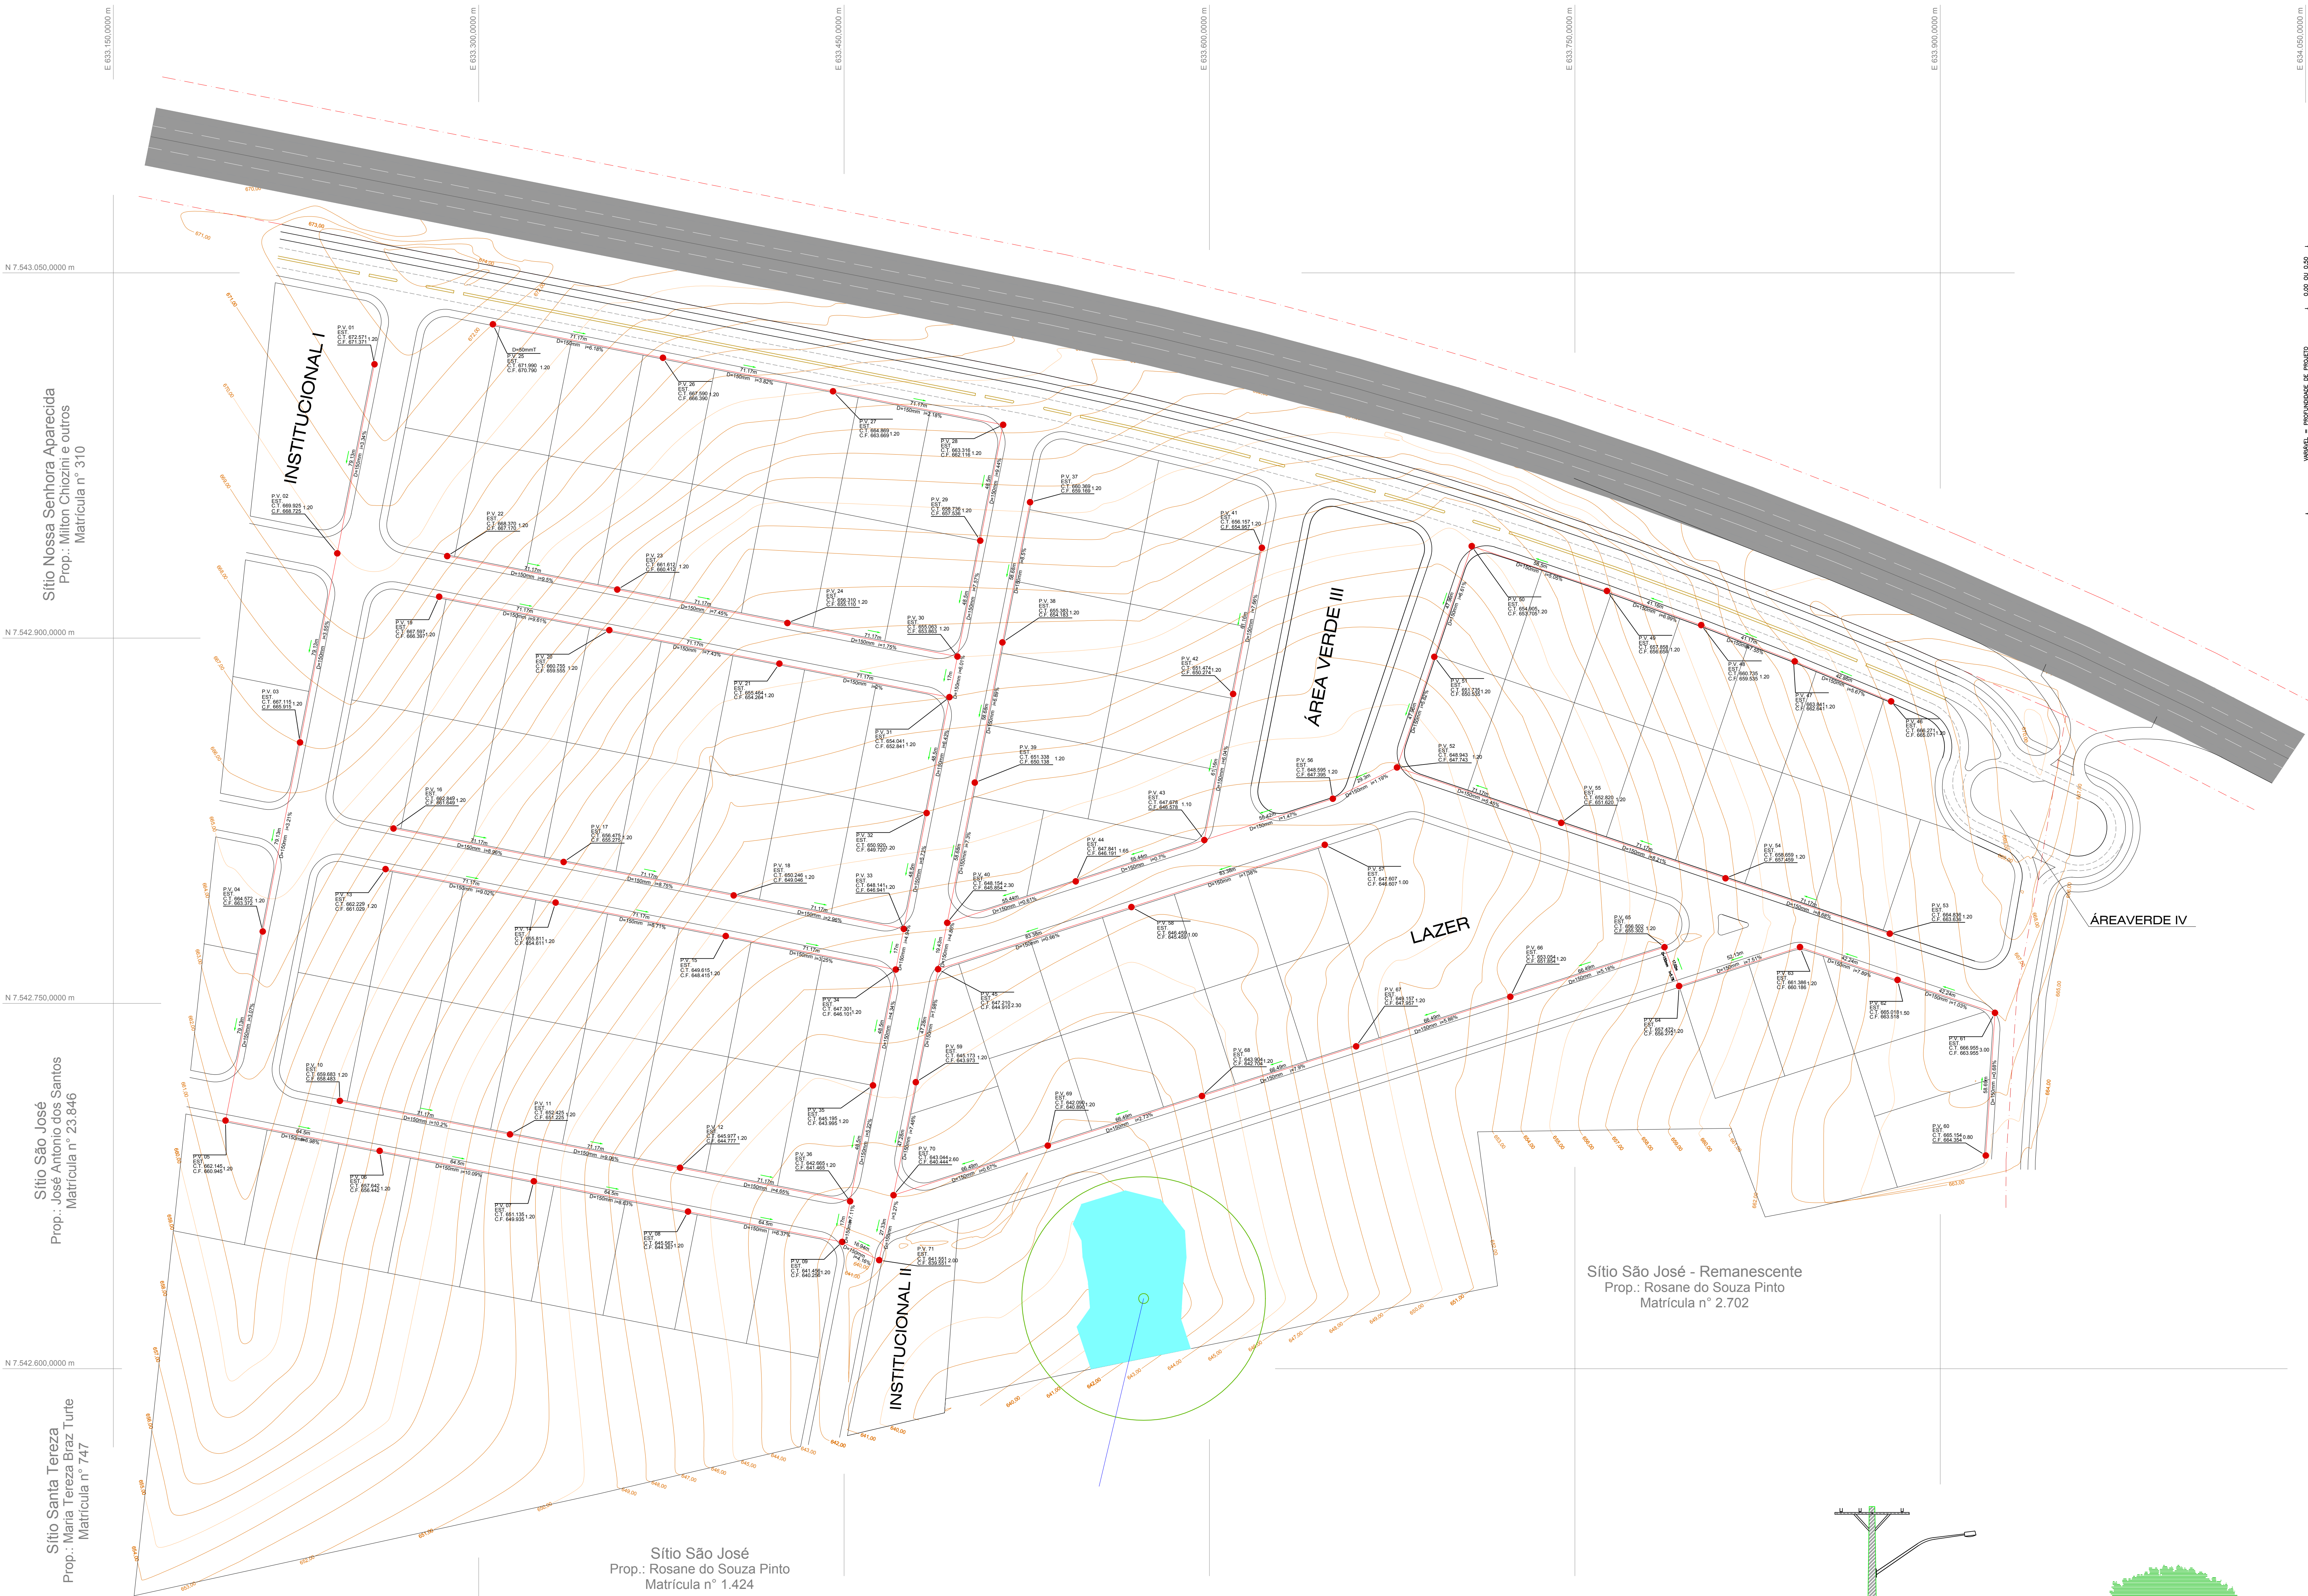

DET. DO POÇO DE VISITA
ESC. 1:20 (Medidas em metros)

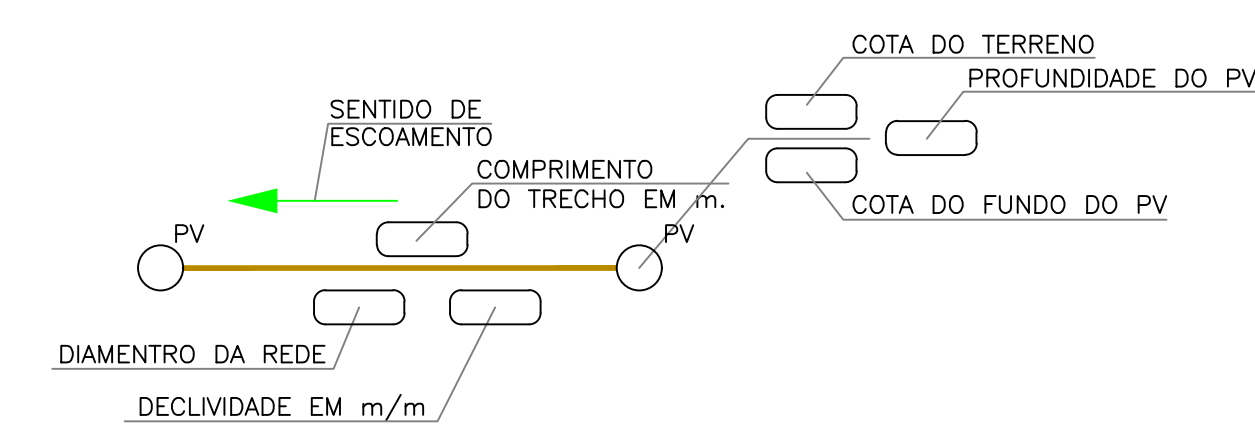

LEGENDA SEM ESCALA


PROJETO REDE DE ESGOTO

FOLHA: 1/1

TÍTULO:
LOTEAMENTO INDUSTRIAL
DISTRITO EMPRESARIAL V

PROPRIETÁRIO:
SAAE - GARÇA/SP

LOCAL:
RODOVIA ESTADUAL COMANDANTE JOÃO RIBEIRO DE BARROS
(SP-294) - KM421+250m x ESTRADA MUNICIPAL GAR-161

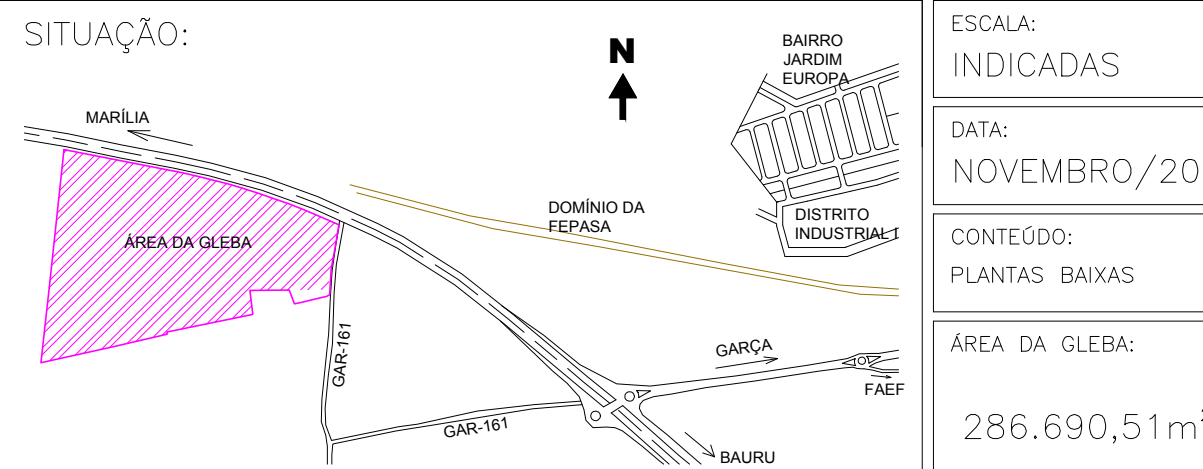


AUTORES:		REPRESENTANTE SAAE
ANDRÉ PAZZINI BOMFIM ENGº CIVIL - CREA 5068979673		ULYSSES BOTTINO PERES DIRETOR EXECUTIVO
CARLOS HENRIQUE STOCO ORTOLAN ENGº AMBIENTAL - CREA 5063664699		REPRESENTANTE MUNICIPAL
DEPARTAMENTO DE ENGENHARIA SAAE		JOÃO CARLOS DOS SANTOS PREFEITO MUNICIPAL DE GARÇA

PLANTA BAIXA URBANÍSTICA

ESCALA 1:1000

Quant.	Und.	Dimensão	Descrição
4054,38	m	150mm	Tubo PVC corrugado

Quant.	Und.	Dimensão	Descrição
3	unid	profundidade até 2,50 a 3,00 m	Poço de Visita
6	unid	profundidade até 2,00 a 2,50 m	Poço de Visita
1	unid	profundidade até 1,50 a 2,00 m	Poço de Visita
61	unid	profundidade até 1,50 m	Poço de Visita

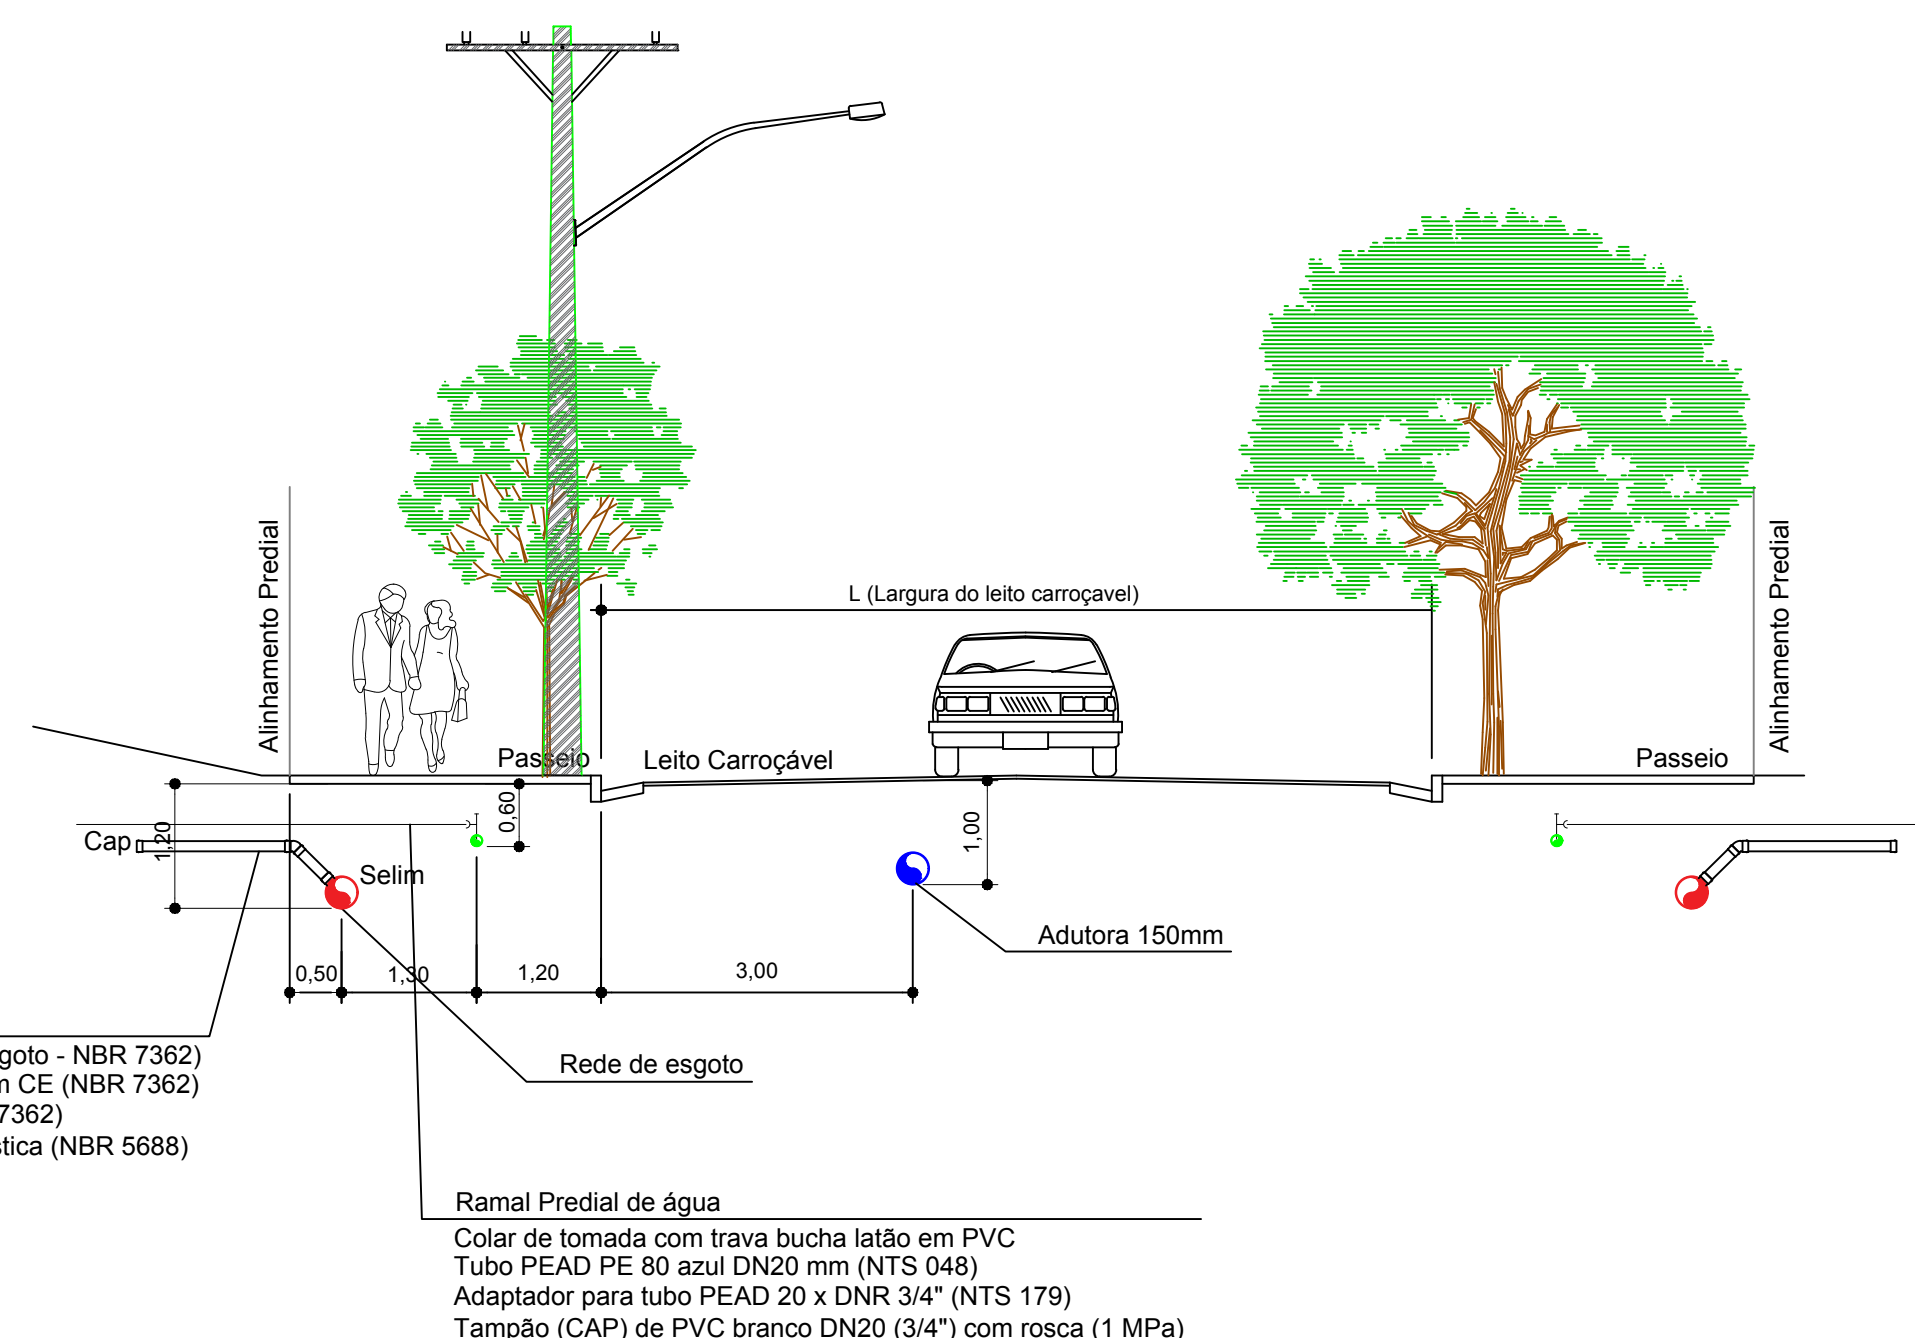



CÂMARA MUNICIPAL DE GARÇA
ESTADO DE SÃO PAULO

REQUERIMENTO Nº 563-2020

Considerando que, através do Ofício nº 26/2020 - GAB, anexado a resposta ao Requerimento nº 486/2020 (resposta e Requerimento em anexo), O Sr. Diretor Executivo do SAAE, informou que no Novo Distrito Empresarial " o corpo técnico do SAAE entende que é prudente, em momento oportuno, a implantação de uma Estação de Tratamento de Esgotos Compacta para atender o esgotamento sanitário do Distrito Empresarial. A previsão é realizar a implantação na Área Institucional II (conforme projeto urbanístico).";

Requeiro a Mesa, após consulta ao Plenário, oficie-se ao Diretor Executivo do SAAE e ao Prefeito, para que informem o que segue:

- a) Encaminhe cópia do projeto de implantação dessa Estação de Tratamento de Esgotos Compacta.
- b) A Municipalidade já tem licença para implantação dessa Estação de Tratamento de Esgoto Compacta? Se sim, encaminhar cópia da licença. Se não, informar como está o andamento.
- c) Encaminhar cópia do projeto de infraestrutura que especifique a disposição de todo o sistema de tratamento de esgoto.
- d) Proceder demais esclarecimentos sobre o sistema de tratamento de esgoto do referido empreendimento.

Sala das sessões, 17 de agosto de 2020.

ANTONIO FRANCO DOS SANTOS BACANA

Vereador